

Prefeitura Municipal de Vila Nova do Sul


Planta Baixa

Paulo Ricardo Zago Nogara
CREA 70065

Sergio Ovídio Roso Coradini
Prefeito Municipal

Endereço: Rua Jarves Alves Dias		Projeto: Refeitório da Escola Maria Pereira Teixeira		
Data: Julho/2021	Escala: 1/100	Prancha: 1/10	Unidade: Metros	Área Total: 300m ²

— Cano de PVC Ø1/2

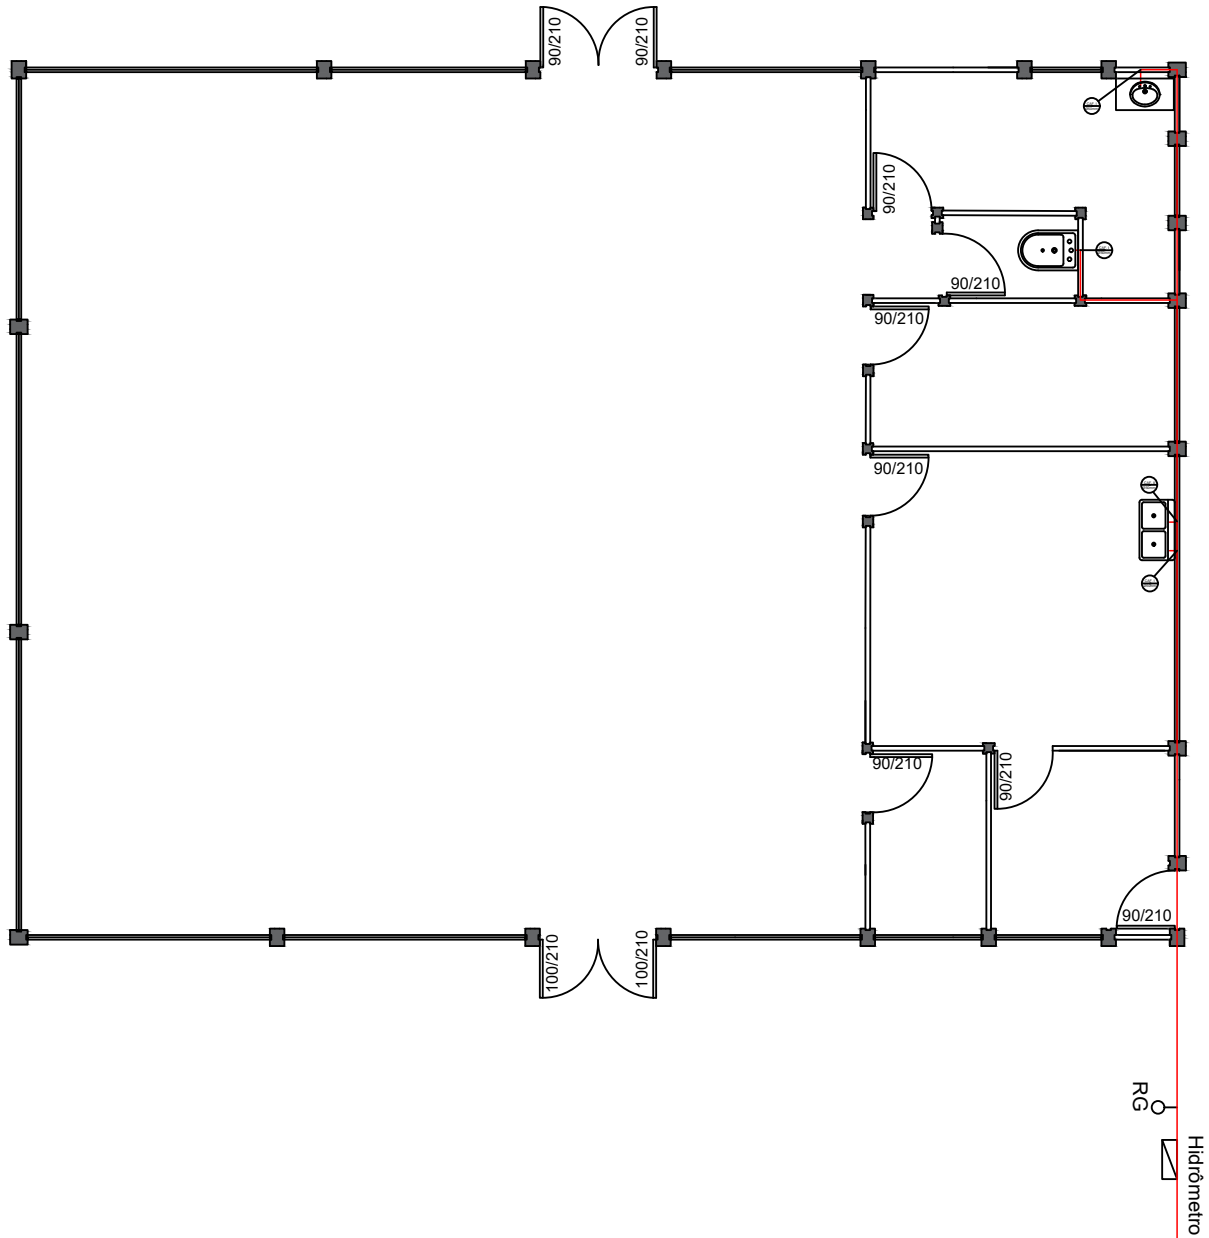

Liga Na Rede de Água
da Rua Jarves Alves Dias

Prefeitura Municipal de Vila Nova do Sul

Planta Hidráulica

Paulo Ricardo Zago Nogara
CREA 70065

Sergio Ovídio Roso Coradini
Prefeito Municipal

Endereço:
Rua Jarves Alves Dias

Projeto:
Refeitório da Escola Maria Pereira Teixeira


Data:
Julho/2021

Escala:
1/100

Prancha:
2/10

Unidade:
Metros

Área Total:
300m²

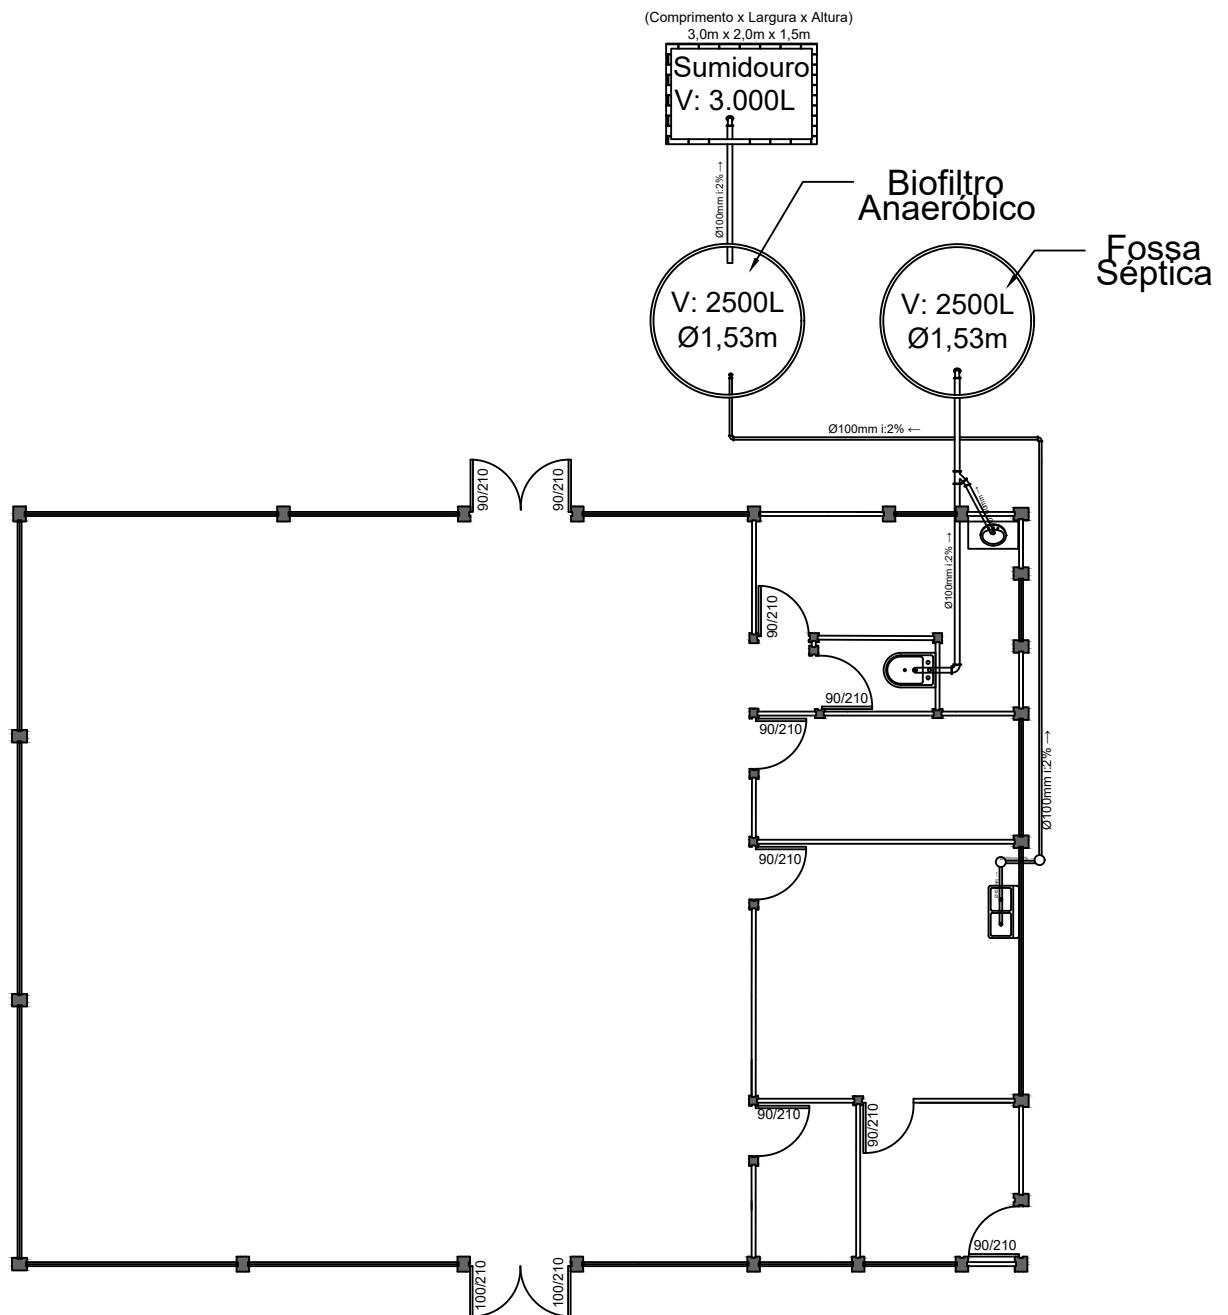

Prefeitura Municipal de Vila Nova do Sul


Planta Hidrosanitária

Paulo Ricardo Zago Nogara
CREA 70065

Sergio Ovídio Roso Coradini
Prefeito Municipal

Endereço: Rua Jarves Alves Dias		Projeto: Refeitório da Escola Maria Pereira Teixeira		
Data: Julho/2021	Escala: 1/100	Prancha: 3/10	Unidade: Metros	Área Total: 300m ²

Legenda	
	Ponto de Iluminação
	Fase, Neutro e Retorno
	Tomada Média h: 1,10m
	Tomada Média Com Interruptor Simples h: 1,10m
	Interruptor Triplo
	Disjuntor

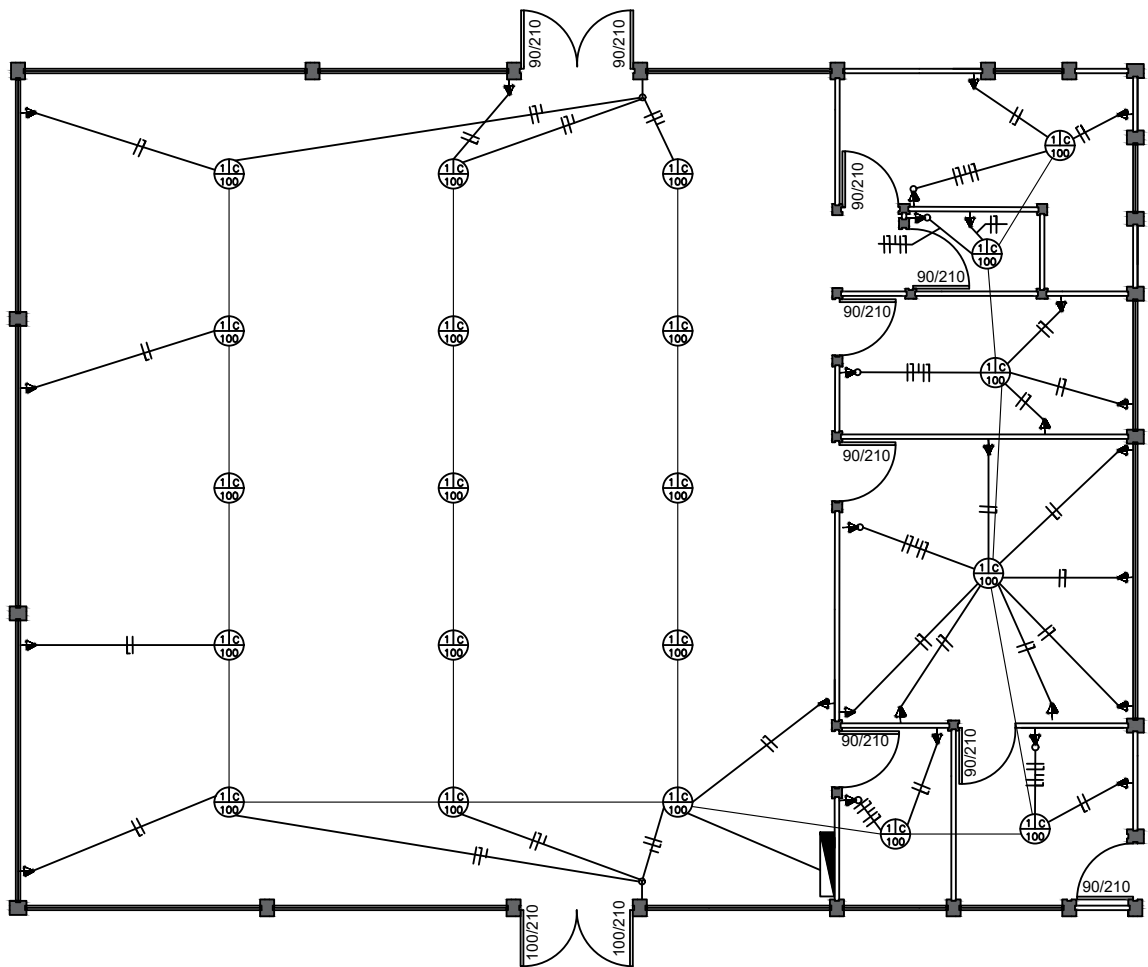

Prefeitura Municipal de Vila Nova do Sul

Planta Elétrica

Paulo Ricardo Zago Nogara
CREA 70065

Sergio Ovídio Roso Coradini
Prefeito Municipal

Endereço:
Rua Jarves Alves Dias

Projeto:
Refeitório da Escola Maria Pereira Teixeira


Data:
Julho/2021

Escala:
1/100

Prancha:
4/10

Unidade:
Metros

Área Total:
300m²

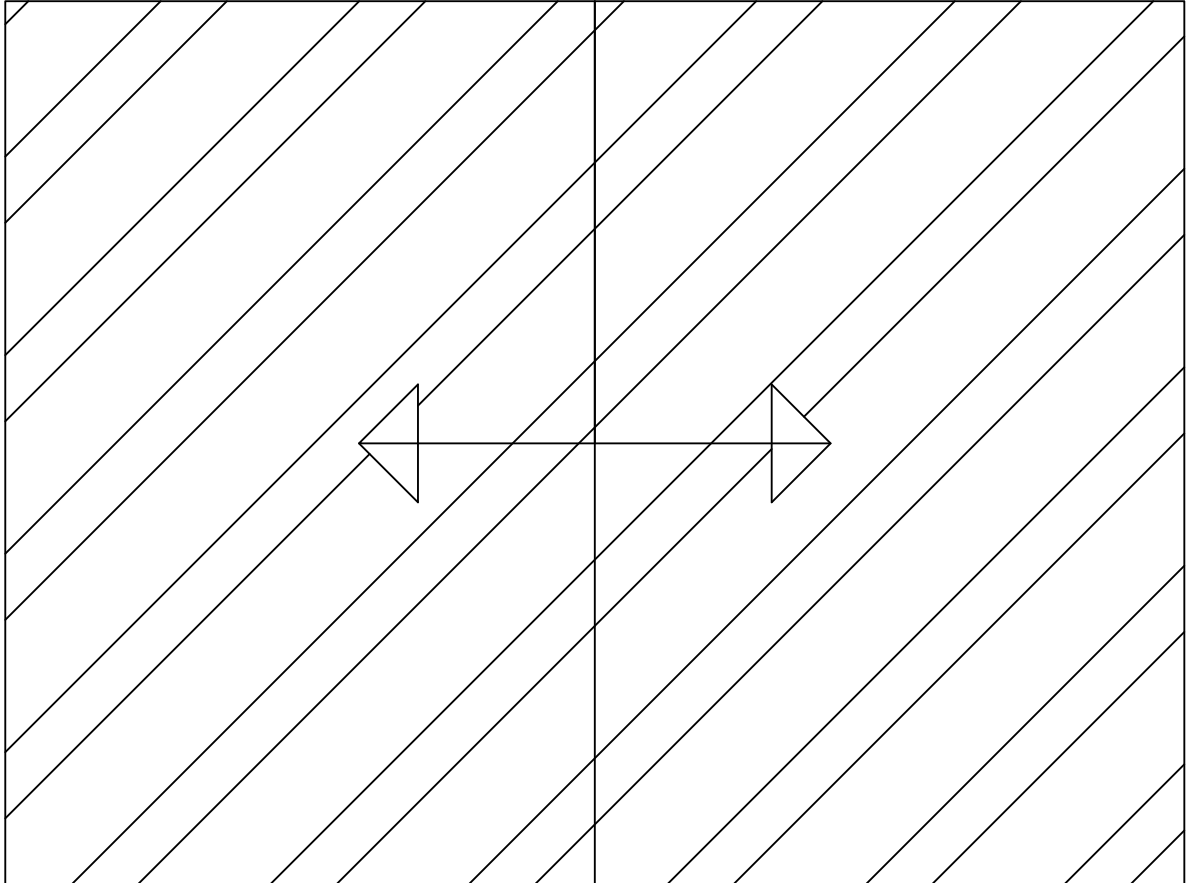


Prefeitura Municipal de Vila Nova do Sul

Telhado

Paulo Ricardo Zago Nogara
CREA 70065

Sergio Ovídio Roso Coradini
Prefeito Municipal

Endereço: Rua Jarves Alves Dias		Projeto: Refeitório da Escola Maria Pereira Teixeira		
Data: Julho/2021	Escala: 1/100	Prancha: 5/10	Unidade: Metros	Área Total: 300m ²

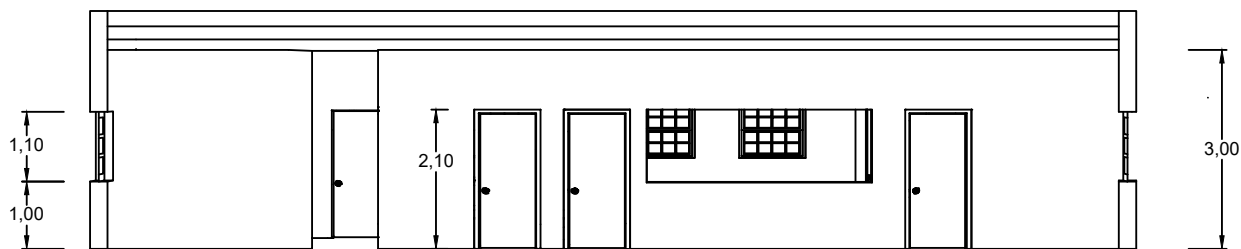


Prefeitura Municipal de Vila Nova do Sul

Corte A-A

Paulo Ricardo Zago Nogara
CREA 70065

Sergio Ovídio Roso Coradini
Prefeito Municipal

Endereço: Rua Jarves Alves Dias		Projeto: Refeitório da Escola Maria Pereira Teixeira		
Data: Julho/2021	Escala: 1/100	Prancha: 6/10	Unidade: Metros	Área Total: 300m ²

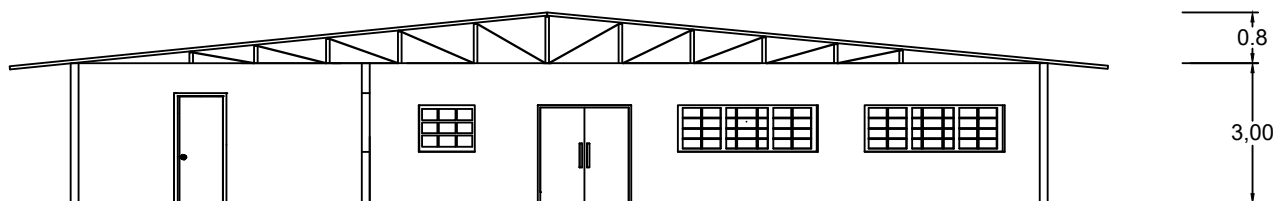

Prefeitura Municipal de Vila Nova do Sul

Corte B-B

Paulo Ricardo Zago Nogara
CREA 70065

Sergio Ovídio Roso Coradini
Prefeito Municipal

Endereço: Rua Jarves Alves Dias		Projeto: Refeitório da Escola Maria Pereira Teixeira		
Data: Julho/2021	Escala: 1/100	Prancha: 7/10	Unidade: Metros	Área Total: 300m ²




Prefeitura Municipal de Vila Nova do Sul

Vista Frontal

Paulo Ricardo Zago Nogara
CREA 70065

Sergio Ovídio Roso Coradini
Prefeito Municipal

Endereço: Rua Jarves Alves Dias		Projeto: Refeitório da Escola Maria Pereira Teixeira		
Data: Julho/2021	Escala: 1/100	Prancha: 8/10	Unidade: Metros	Área Total: 300m ²

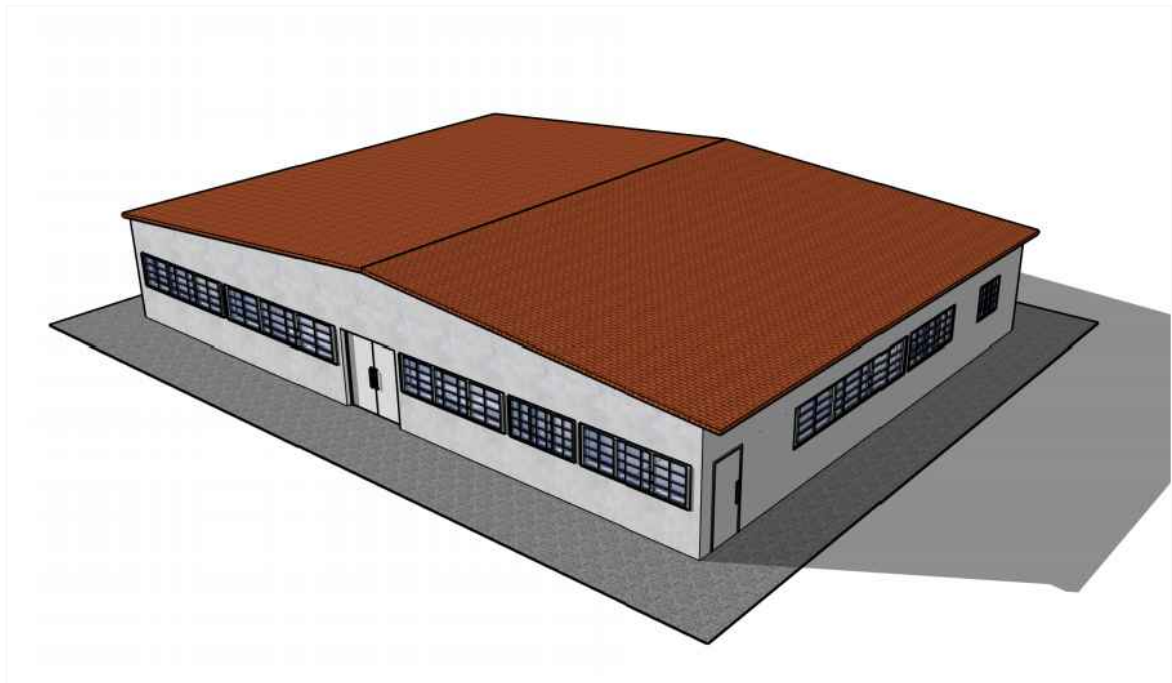


Prefeitura Municipal de Vila Nova do Sul

Vista

Paulo Ricardo Zago Nogara
CREA 70065

Sergio Ovídio Roso Coradini
Prefeito Municipal

Endereço: Rua Jarves Alves Dias		Projeto: Refeitório da Escola Maria Pereira Teixeira		
Data: Julho/2021	Escala: 1/100	Prancha: 9/10	Unidade: Metros	Área Total: 300m ²

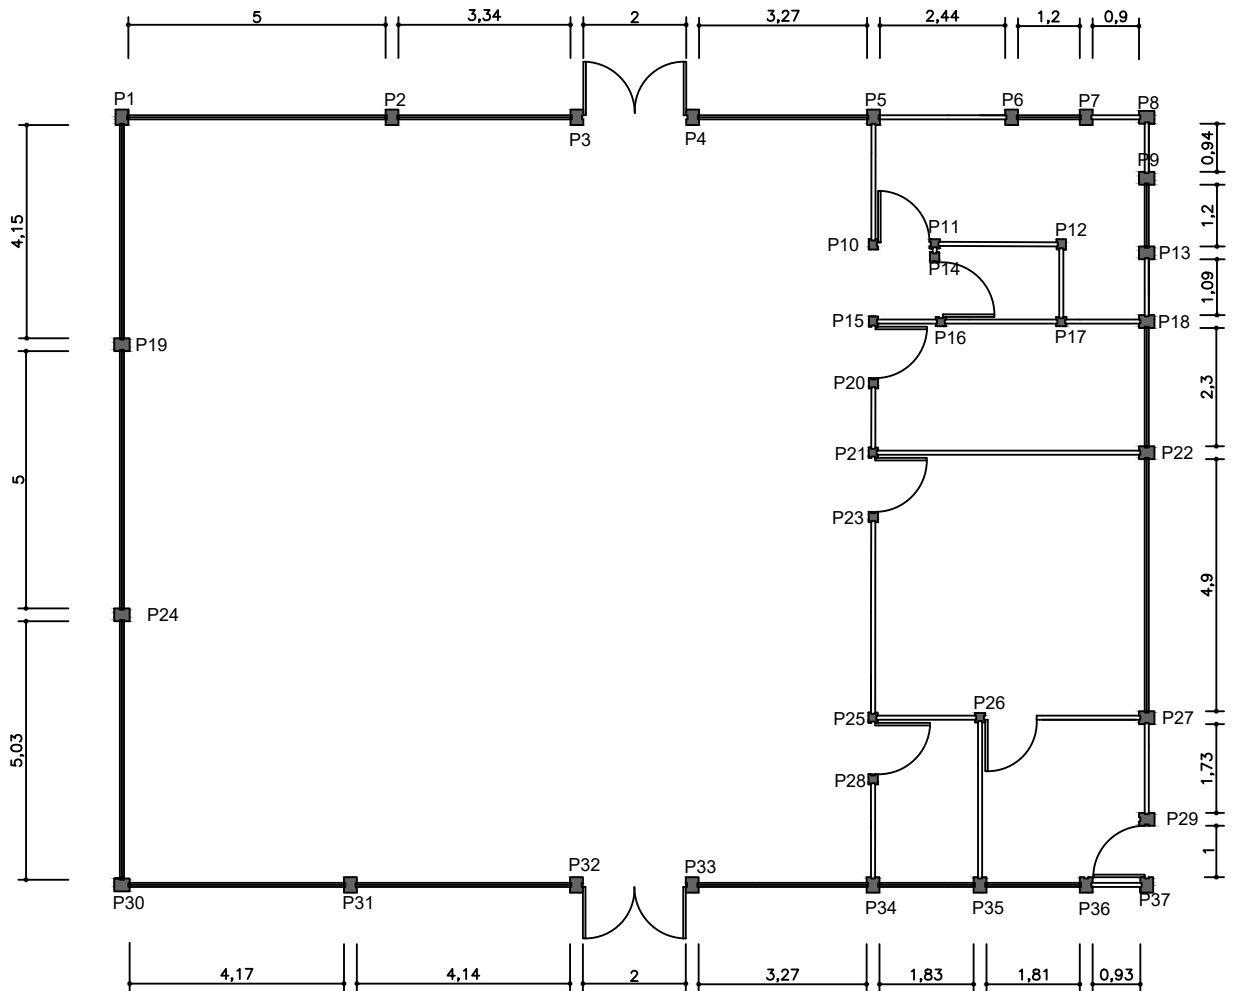

Legenda

Pilar	Seção (cm x cm)
P1 a P9, P13, P18, P19, P22, P27, P29 a P37.	25x30
P10 a P12, P14 a P17, P20, P21, P23, P25 a P28	18x30

Prefeitura Municipal de Vila Nova do Sul

Localção dos Pilares

Paulo Ricardo Zago Nogara
CREA 70065

Sergio Ovídio Roso Coradini
Prefeito Municipal

Endereço:

Rua Jarves Alves Dias

Projeto:

Refeitório da Escola Maria Pereira Teixeira

Data:

Julho/2021

Escala:

1/100

Prancha:


10/10

Unidade:

Metros

Área Total:

300m²

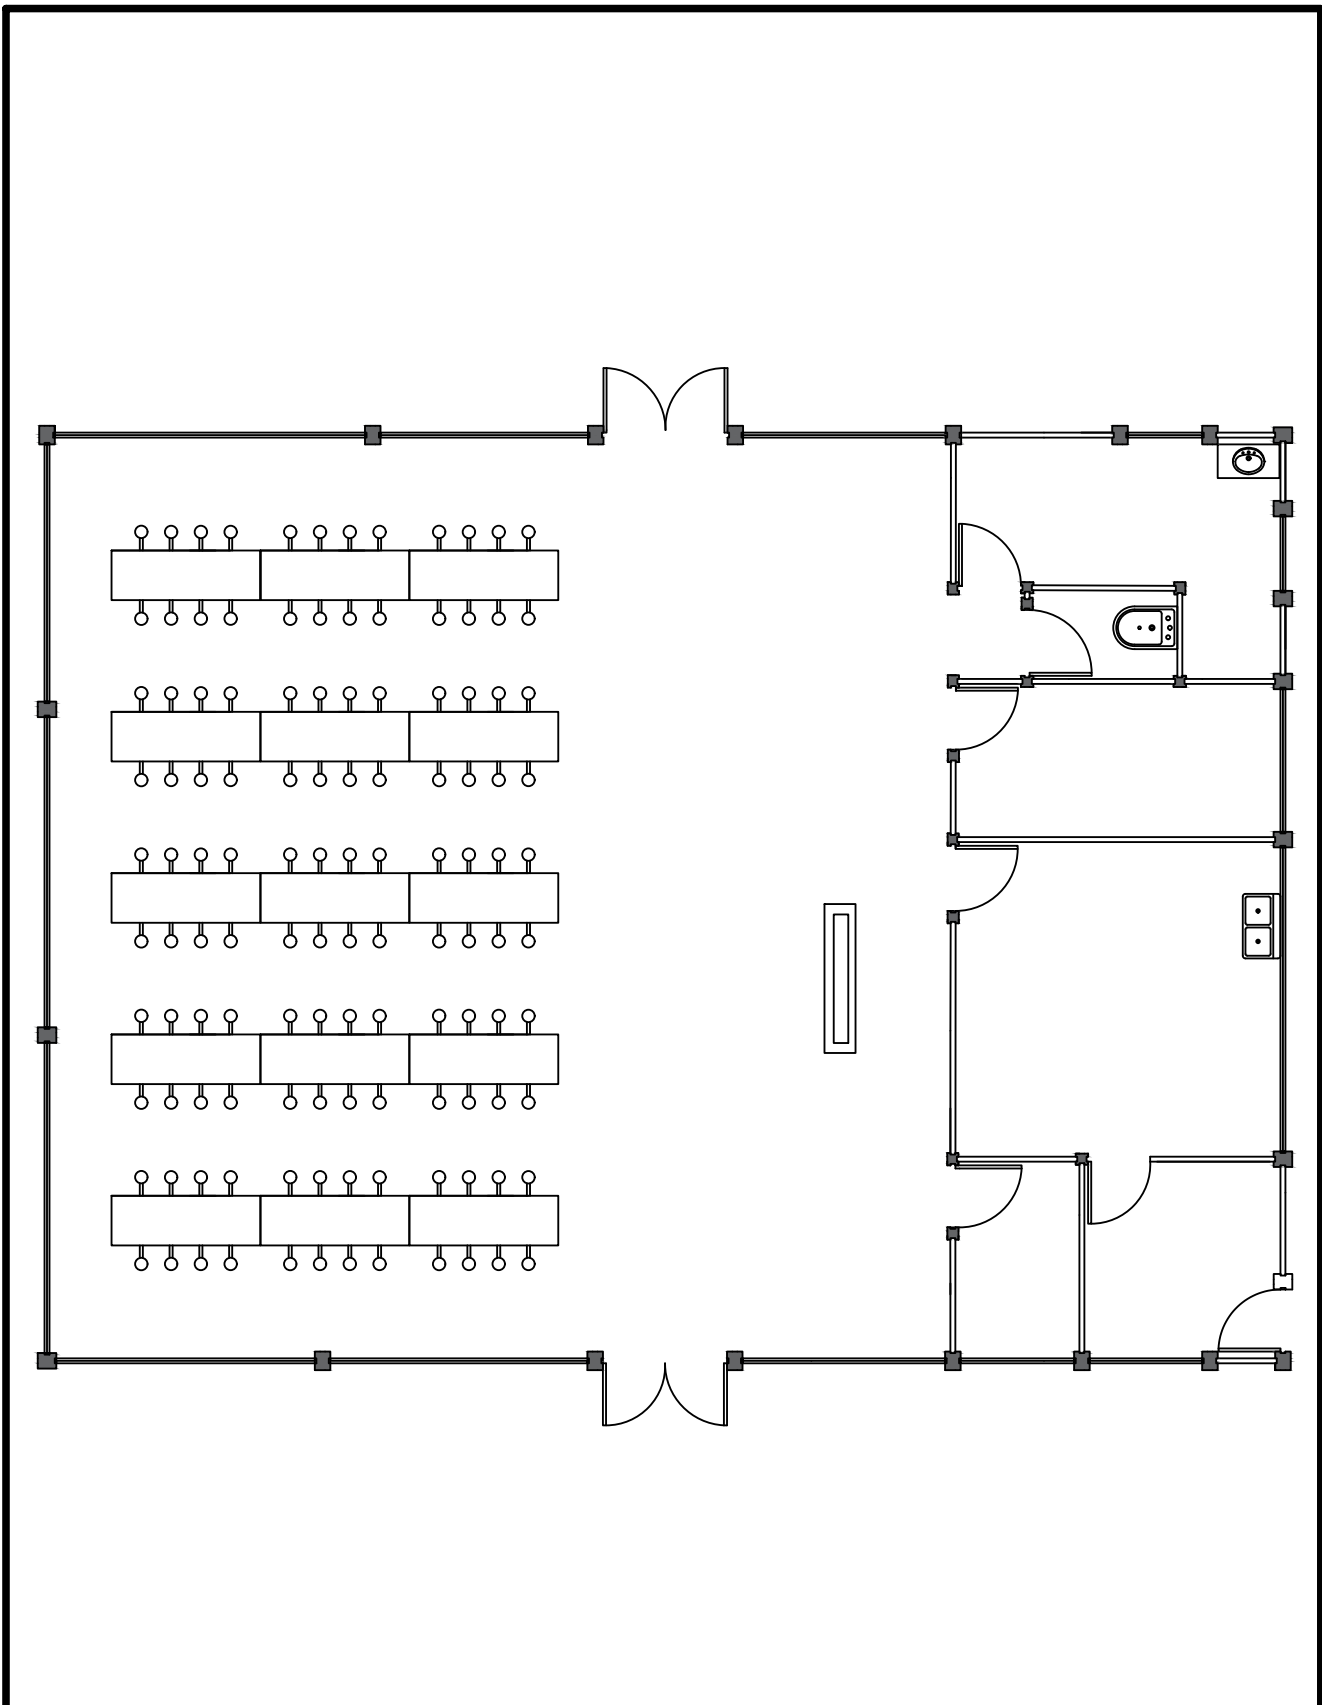

Prefeitura Municipal de Vila Nova do Sul

Planta Baixa

Paulo Ricardo Zago Nogara
CREA 70065

Sergio Ovídio Roso Coradini
Prefeito Municipal

Endereço: Rua Jarves Alves Dias		Projeto: Refeitório da Escola Maria Pereira Teixeira		
Data: Julho/2021	Escala: 1/100	Prancha: 11/11	Unidade: Metros	Área Total: 300m ²